


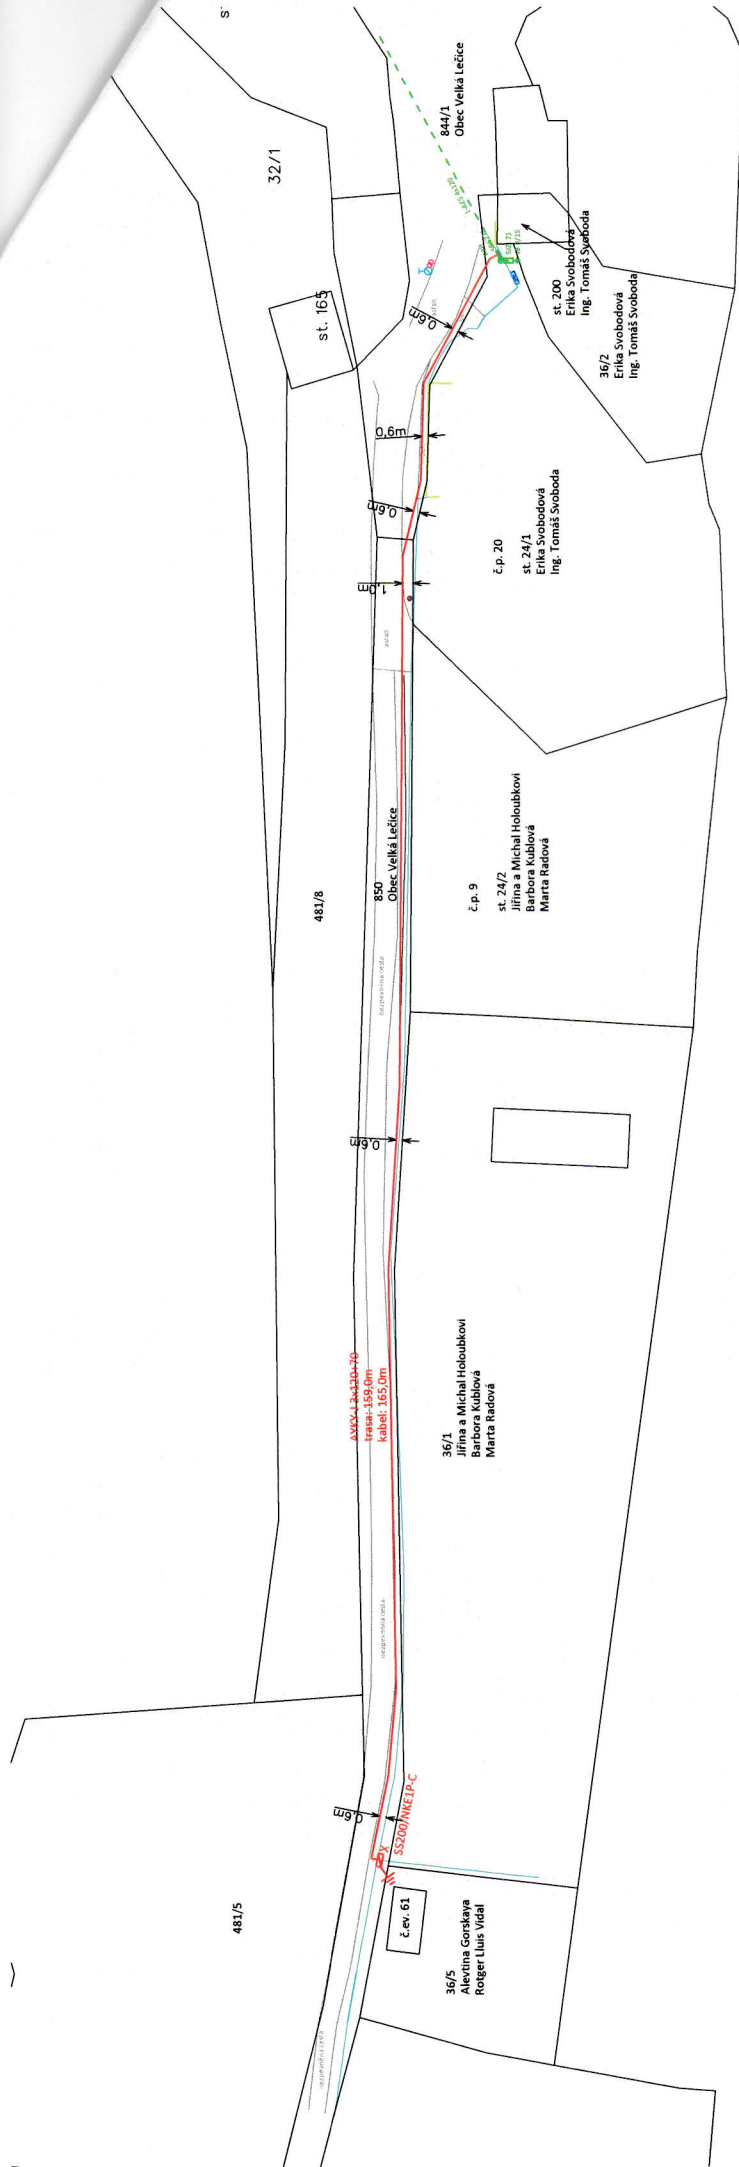

Souhlasím s umístěním stavby.
Obec Velká Lečice
Velká Lečice 85, 262 05 Velká Lečice

.....
podpis

Miroslav Chelka
zmocněný zástupce ČEZ Distribuce, a.s.
Jelence 50, 262 63 Kamýk nad Vltavou

Způsob uložení energetického zařízení pro ocenění VB:
dle §39a vyhl. 488/2020 Sb.

pozemek parc.č. 844/1
druh zařízení: kabelové vedení NN
šířka pásma VB pro vklad do KN: 0,3m na každou stranu
od krajního kabelu
délka vedení: 29,0m

pozemek parc.č. 850
druh zařízení: kabelové vedení NN
šířka pásma VB pro vklad do KN: 0,3m na každou stranu
od krajního kabelu
délka vedení: 130,0m

pozemek parc.č. 850
druh zařízení: pojistková skříň

Osobní údaje subjektu údajů jsou zpracovávány v souladu s příslušnými aktuální platnými a účinnými právními předpisy České republiky a Evropské unie. Blíží informace týkající se zpracování osobních údajů a právních předpisů, na jejichž základě je zpracování prováděno, jsou dostupné na stránkách www.cezdistribuce.cz/gdpr nebo je společnost ČEZ Distribuce, a. s., subjektu údajů na požádání poskytne.

Pozemky budou po dokončení výstavby
vedeny do původního stavu.

LEGENDA:

- betonový sloup
- pojistková skříň
- elektroměrový rozvaděč
- kabelové vedení NN
- pozemky dle KN
- plot
- budova
- komunikace
- projektované stavající
- demontáž
- cizí zařízení

Miroslav Chelka	Jelence 50, 262 63 Kamýk nad Vltavou e-mail: chelka@volny.cz www.chelka-elektro.cz
Název stavby:	PB_Velká Lečice-nová SS200 u č.parc.36/5
Číslo stavby:	IV-12-6035547
Název výkresu:	Situace stavby, měřítko 1:500